


URZĄDZENIA STACJI UZDATNIANIA WODY
BASENOWEJ ZLOKALIZOWANE
W POM. TECHNICZNYM
ORAZ WYTTCZNE PROJEKTOWE,
wg. PROJEKTU TECHNOLOGICZNEGO

0.1 Pom. techniczne -
stacja uzdatniania
wody
53.93 m² Pł. ceramiczne
H=280 cm

0.2 Pomieszczenie
dozowania chemii
3.36 m² Pł. ceramiczne
H=280 cm

wodomierz wg proj.
przyłącza wody
poj. podgrzewacz Biawar
cw V=50 l, wg proj. elektr.

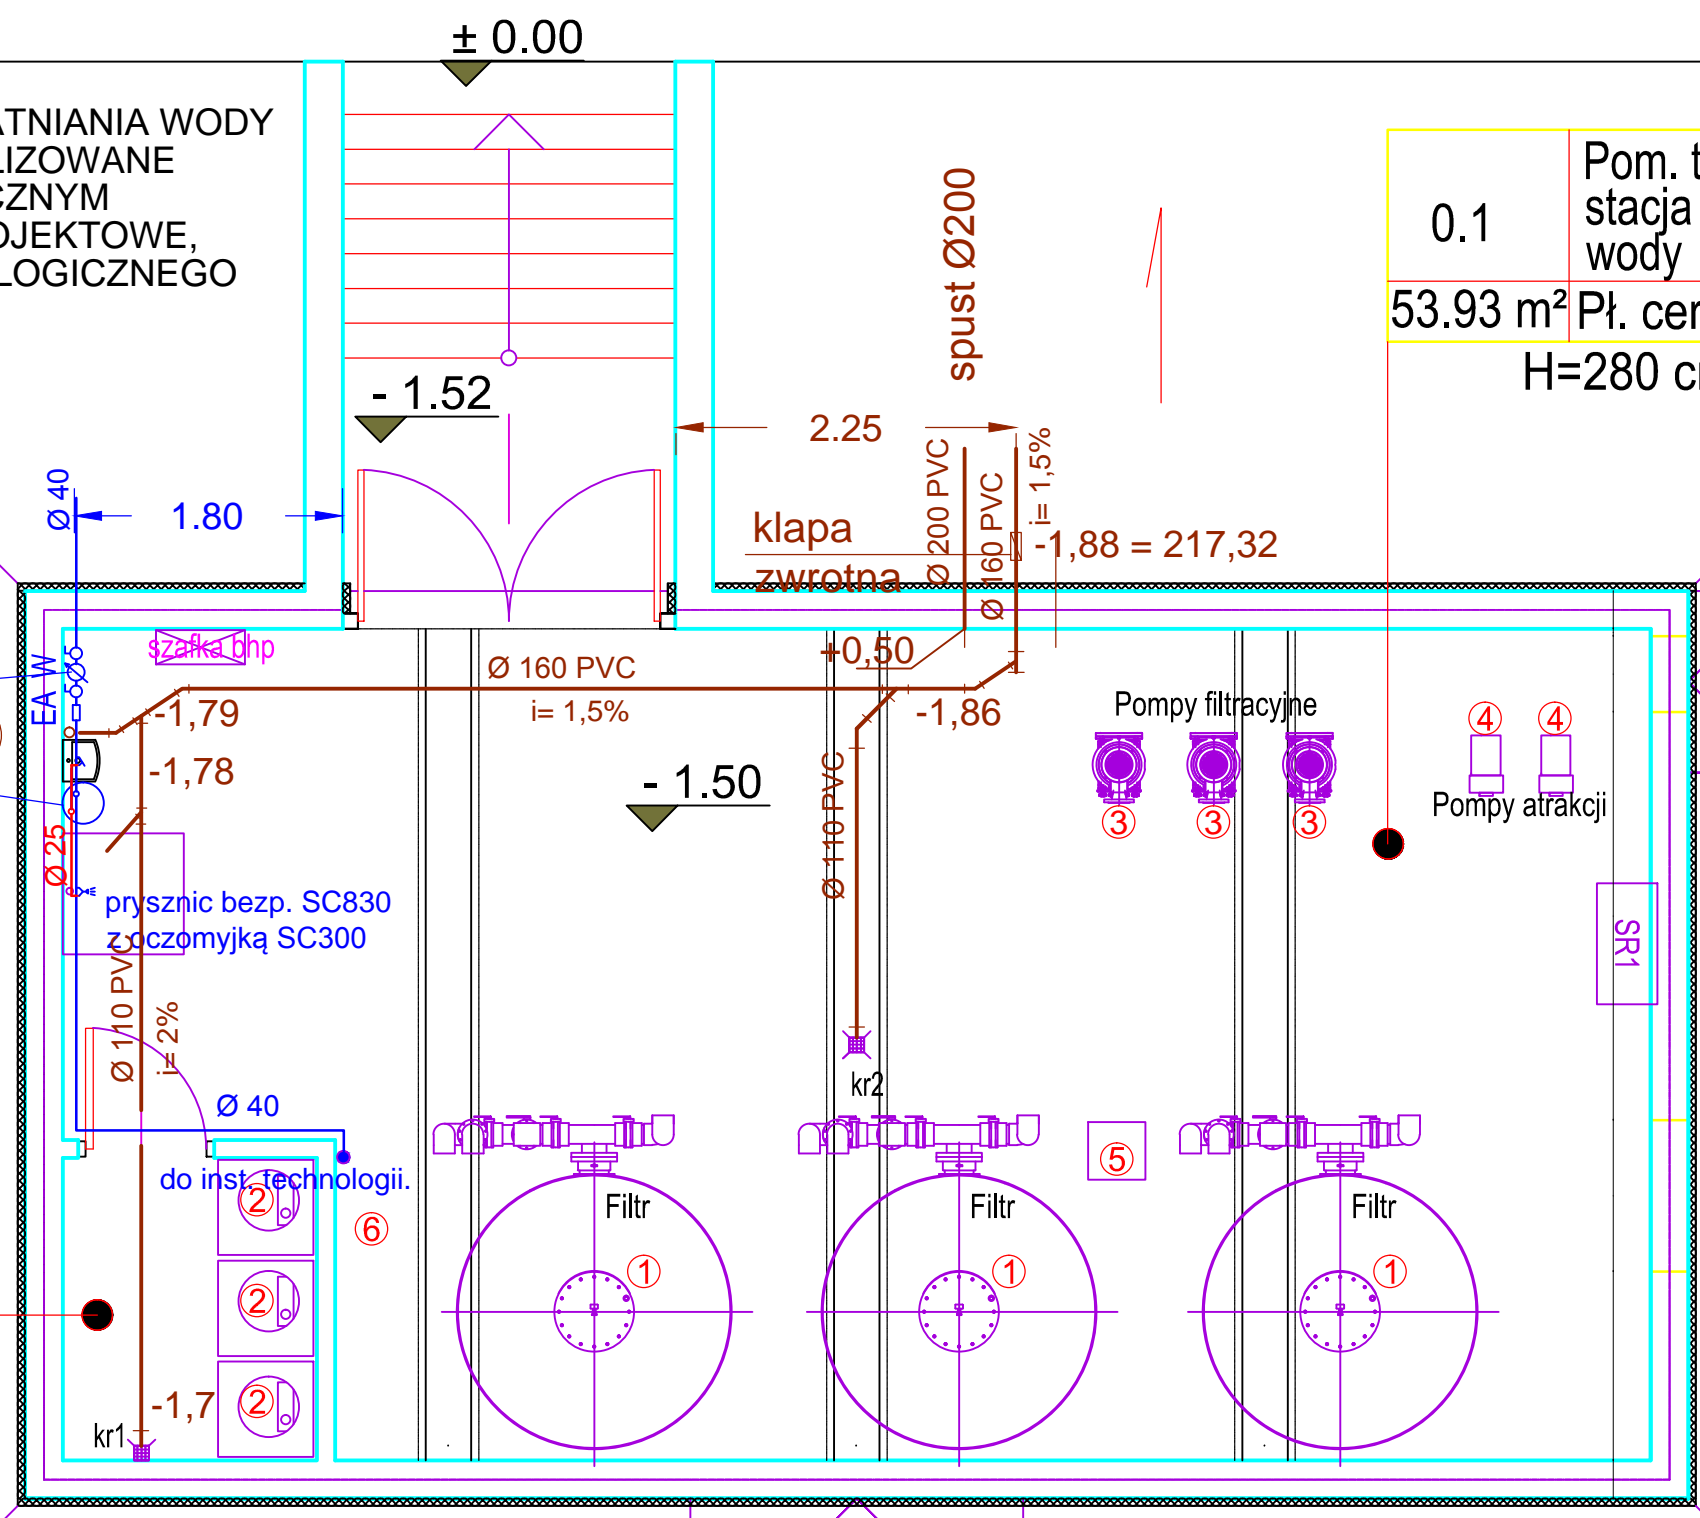

**PRZEBUDOWA
KĄPIELISKA OTWARTEGO
W BIAŁEJ**

48-210 Biała, ul. Koraszewskiego 1
DZIAŁKA NR 1902, K.M. 31, obręb Biała

INWESTOR
**Gminne Centrum Kultury
w Białej**
ul. Prudnicka 35, 48-210 Biała

WYKONAWCA PROJEKTU
ARCHITEKTONICZNO - BUDOWLANEGO
**Pracownia Architektury - JAMS,
architekt Mariusz Sługocki**
siedziba : ul. niemodlińska 47/3 45-761 opole
biuro : ul. spychalskiego 13, pok.219 45-716 opole
tel./fax (77) 4743641, kom. 692 44 34 32
e-mail: mariusz.slugocki@jamsarchitekci.pl
www.jamsarchitekci.pl, NIP: 9730688114, REGON: 160043028

WYKONAWCA PROJEKTU
SANITARNO WENTYLACYJNEGO
AGM
TECHNIKA SANITARNA
email: info@agm-klima.pl www: agm-klima.pl
45-061 Opole, ul. Katowicka 30 / 3, tel.: +48 77 4425071,
fax: +48 77 4425055, gsm: +48 601 517370

CZEŚĆ OBIEKTU
KĄPIELISKO OTWARTE
RYSUNEK
RZUT POMIESZCZENIA TECHNICZNEGO
Z PRZYŁĄCZAMI
WEWNĘTRZNA INSTALACJE WOD-KAN
SKALA
1:50

FAZA PROJEKTU
PROJEKT BUDOWLANO
-WYKONAWCZY
BRANŻA
SANITARNA
NR RYS.
S2

IMIE, NAZWISKO, NR UPRAWNIEN	PODPIS I PIECZATKA	DATA
mgr inż. Ireneusz Maślak 95/80/Op.		LUTY 2012
Wojciech Przybyła		
mgr inż. Grzegorz Maślak 65/02/Op.		